


Poświadczam, że niniejszy dokument został opracowany w wyniku prac geodezyjnych i kartograficznych, których rezultaty zawiera operat techniczny pozytywnie zweryfikowany. Jednocześnie informuję, że jestem świadomy odpowiedzialności karnej za złożenie fałszywego oświadczenia.	
Identyfikator zgłoszenia prac geodezyjnych	SK.6640.1.4452.2021
Organ służby geodezyjnej, który otrzymał zgłoszenie:	STAROSTA OPOLSKI
Wykonawca prac Geodezyjnych	Fortissimus Geodezja Podleśna 5D, 46-060 Jaskowice NIP 7541699386
Nr oraz data sporządzenia dokumentu Zawierającego wynik pozytywnej weryfikacji	Protokół weryfikacji z dn. protokół_weryfikacji_3_2021_12_21
Imię i nazwisko oraz nr uprawnień zawodowych kierownika prac	Stawomir Słowiński upr. 20497

Woj.: opolskie
Powiat: opolski
Gmina: Niemodlin
Jedn. ew.: 160907_5 - NIEMODLIN - OBSZAR WIEJSKI
Obręb: GRACZE
160907_5.0005.AR_2.378/6
160907_5.0005.AR_2.390
160907_5.0005.AR_2.580/17
160907_5.0005.AR_2.581
160907_5.0005.AR_2.291/14
Obręb: MAGNUSZOWICE
160907_5.0011.AR_2.173/7
160907_5.0011.AR_2.185
160907_5.0011.AR_2.186/6
160907_5.0011.AR_2.173/8
GK.6640.1.4452.2021

Nie wyklucza się istnienia w terenie innych nie wykazanych na niniejszej mapie urządzeń podziemnych, które nie były zgłoszone do inwentaryzacji lub o których brak jest informacji w instytucjach branżowych.

Granic działki przedmiotowej nie wniesiono z wymaganą dokładnością, mapa nie może służyć do projektowania budynków w odległości mniejszej lub równej 4 m lub innych obiektów budowlanych w odległości mniejszej lub równej 3 m.
Błąd położenia punktu (BPP) 0,00 m - 3,00 m

Układ współrzędnych 2000/6
Poziom odniesienia Kronsztadt 86

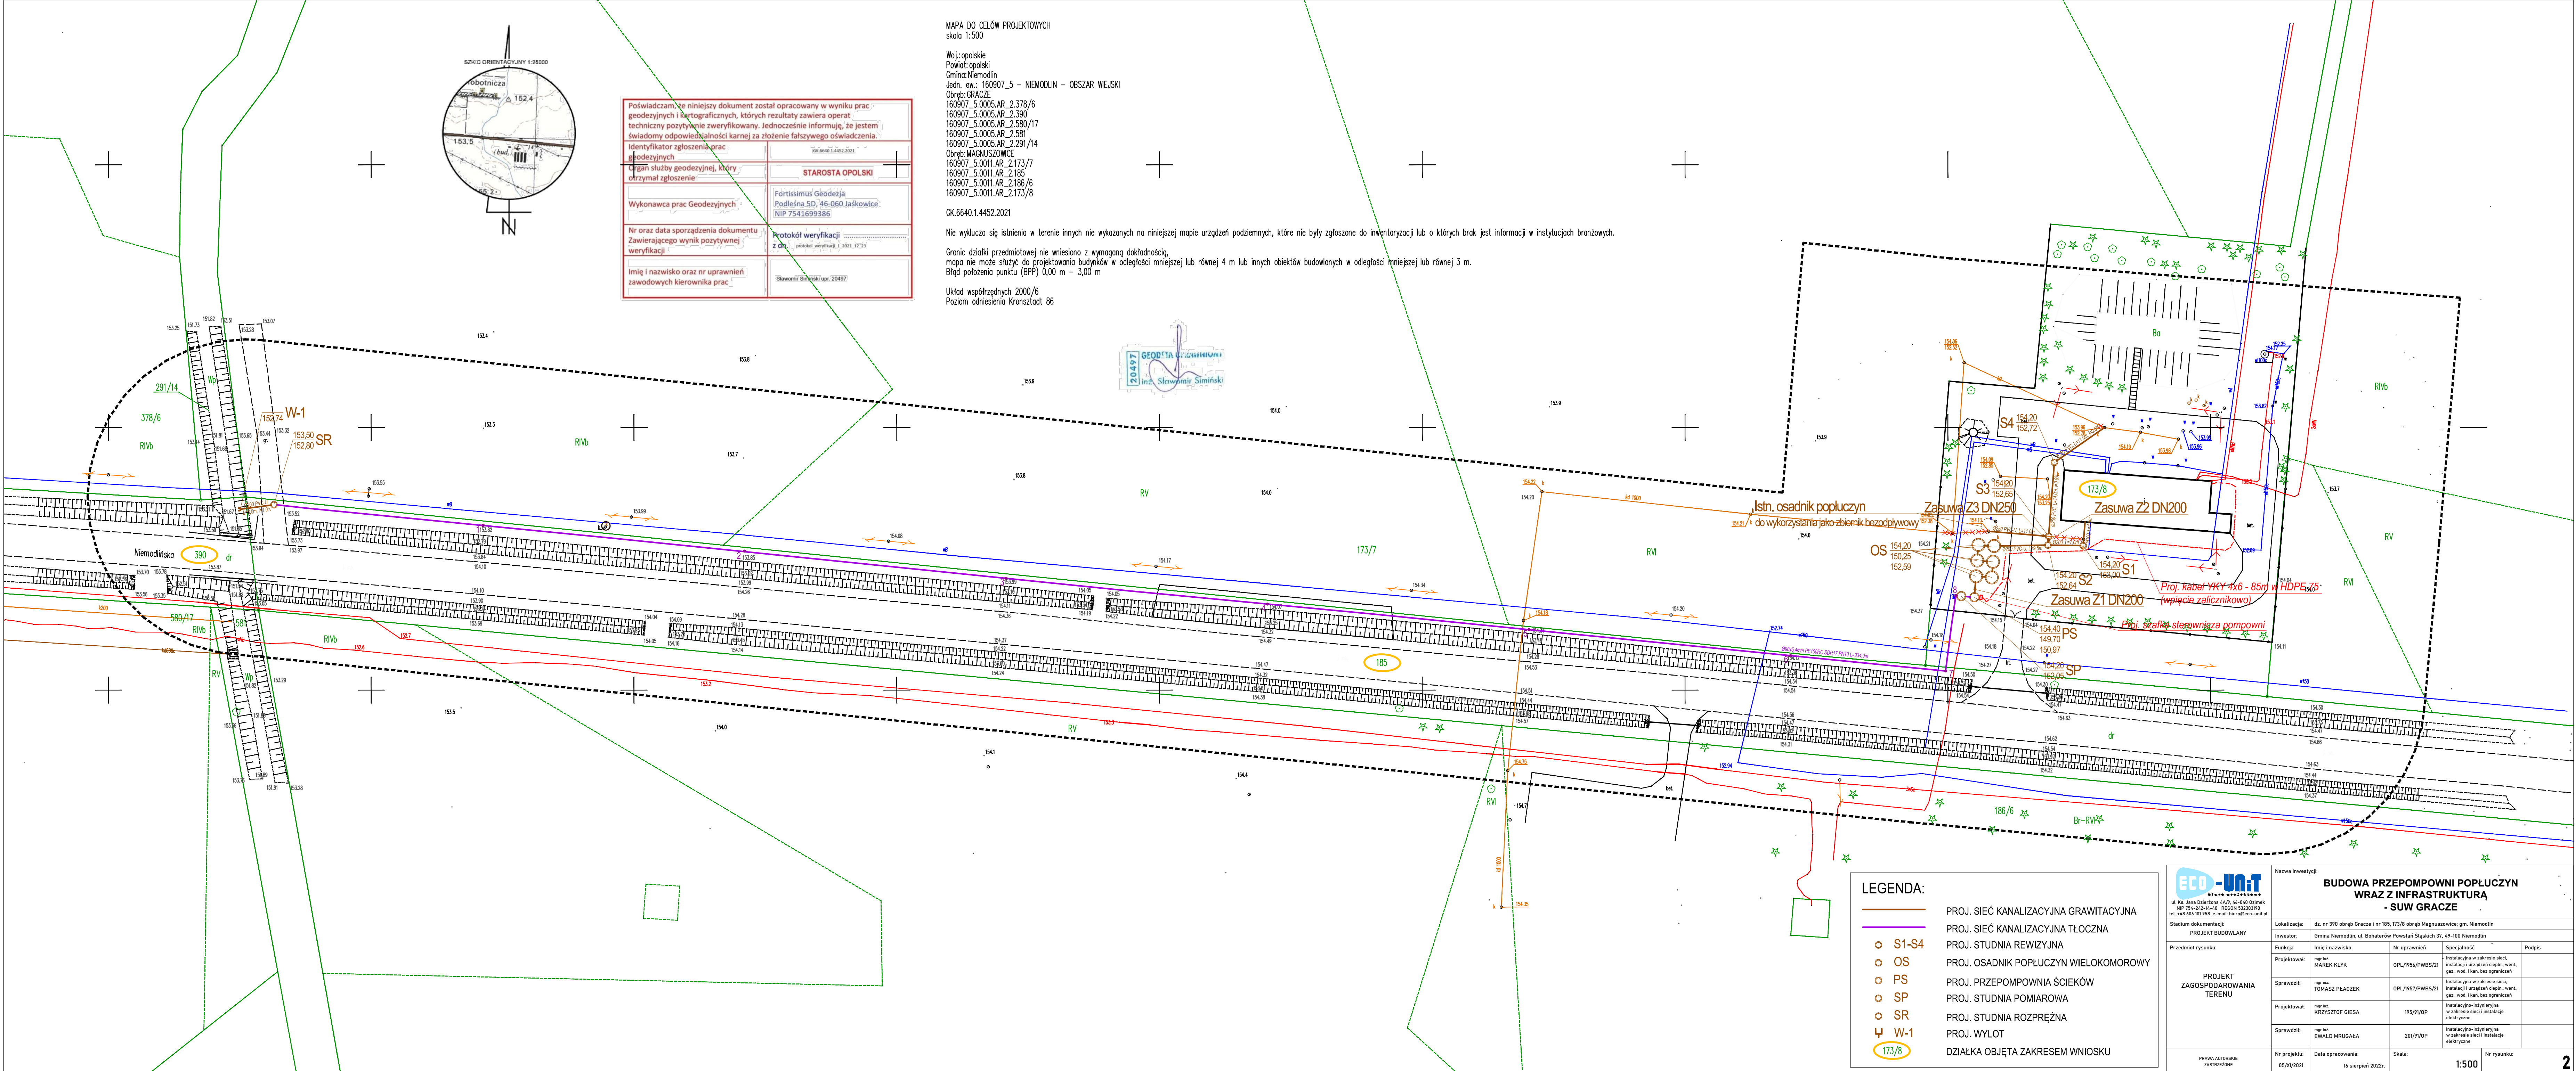

LEGENDA:				
	PROJ. SIĘĆ KANALIZACYJNA GRAWITACYJNA			
	PROJ. SIĘĆ KANALIZACYJNA TŁOCZNA			
	PROJ. STUDNIA REWIZYJNA			
	PROJ. OSADNIK POPLUCZYN WIELOKOMOROWY			
	PROJ. PRZEPOMPOWNIA ŚCIEKÓW			
	PROJ. STUDNIA POMIAROWA			
	PROJ. STUDNIA RÓZPRĘŻNA			
	PROJ. WYLOT			
	DZIAŁKA OBJĘTA ZAKRESEM WNIOSKU			

ECO-UNIT STERO WYKONAWCA ul. Ko. Jana Dzierżony 40/40-40 Działki NIP 754-262-14-40 REGION 53233190 tel. +48 60 70 70 88 e-mail: biuro@eco-unit.pl				
Stadium dokumentacji: PROJEKT BUDOWLANY				
Nazwa inwestycji: BUDOWA PRZEPOMPOWNI POPLUCZYN WRAZ Z INFRASTRUKTURĄ - SUW GRACZE				
Lokalizacja: dz. nr 390 obręb Gracze i nr 185, 173/8 obręb Magnuszowice, gm. Niemodlin		Inwestor: Gmina Niemodlin, ul. Bohaterów Powstań Śląskich 31, 49-100 Niemodlin		
Przedmiot rysunku: PROJEKT ZAGOSPODAROWANIA TERENU	Funkcja: Imię i nazwisko		Nr uprawnień	
	Projektował: mgr inż. MAREK KLIK		DPL/1954/PWB5/21	
	Sprawdził: mgr inż. TOMASZ PŁACZEK		DPL/1957/PWB5/21	
	Projektował: mgr inż. KRZYSZTOF GIESA		195/VI/OP	
Sprawdził: mgr inż. EWALD MRUGAŁA	Nr projektu: 05/XI/2021		Data opracowania: 16 sierpień 2022r.	
	Skala: 1:500		Nr rysunku: 2	